



REGIONE BASILICATA

OSTHELLO



**ARCIDIOCESI DI POTENZA
MURO LUCANO - MARSICONUOVO**

largo Duomo n.5 - 85100 Potenza

COMUNE DI POTENZA

PROGETTO OSTHELLO:
OSTELLO DELLA GIOVENTU' DI
POTENZA
ADATTAMENTO FUNZIONALE
DELL'EX SEMINARIO VESCOVILE
VIA VESCOVADO

IMPIANTI MECCANICI

Mons. Vitantonio Telesca

Via Vescovado - Potenza

COMMITTENTE/CLIENT

ELABORATI GRAFICI

03

TAVOLA/TABLET

SCALA/SCALE

Giu.2018

ELABORATO/TITLE

DATA/DATE

RIFERIMENTO INCARICO/REFERENCE ORDER

1	prima emissione	06.2018
EM/ISSUE	REVISIONE/RELEASE	DATA/DATE



geometra e perito industriale
Francesco Perrone

via Nuvolese, 58


85050 Tito (PZ) Italy

tel. +39 338 2852256 fax +39 1782217669

e-mail: fptecnoservice@gmail.com

QUESTO DOCUMENTO NON PUO' ESSERE UTILIZZATO IN ALCUN MODO
DA TERZI SENZA PREVENTIVA AUTORIZZAZIONE

This document cannot be used by others for any purpose, without prior written consent

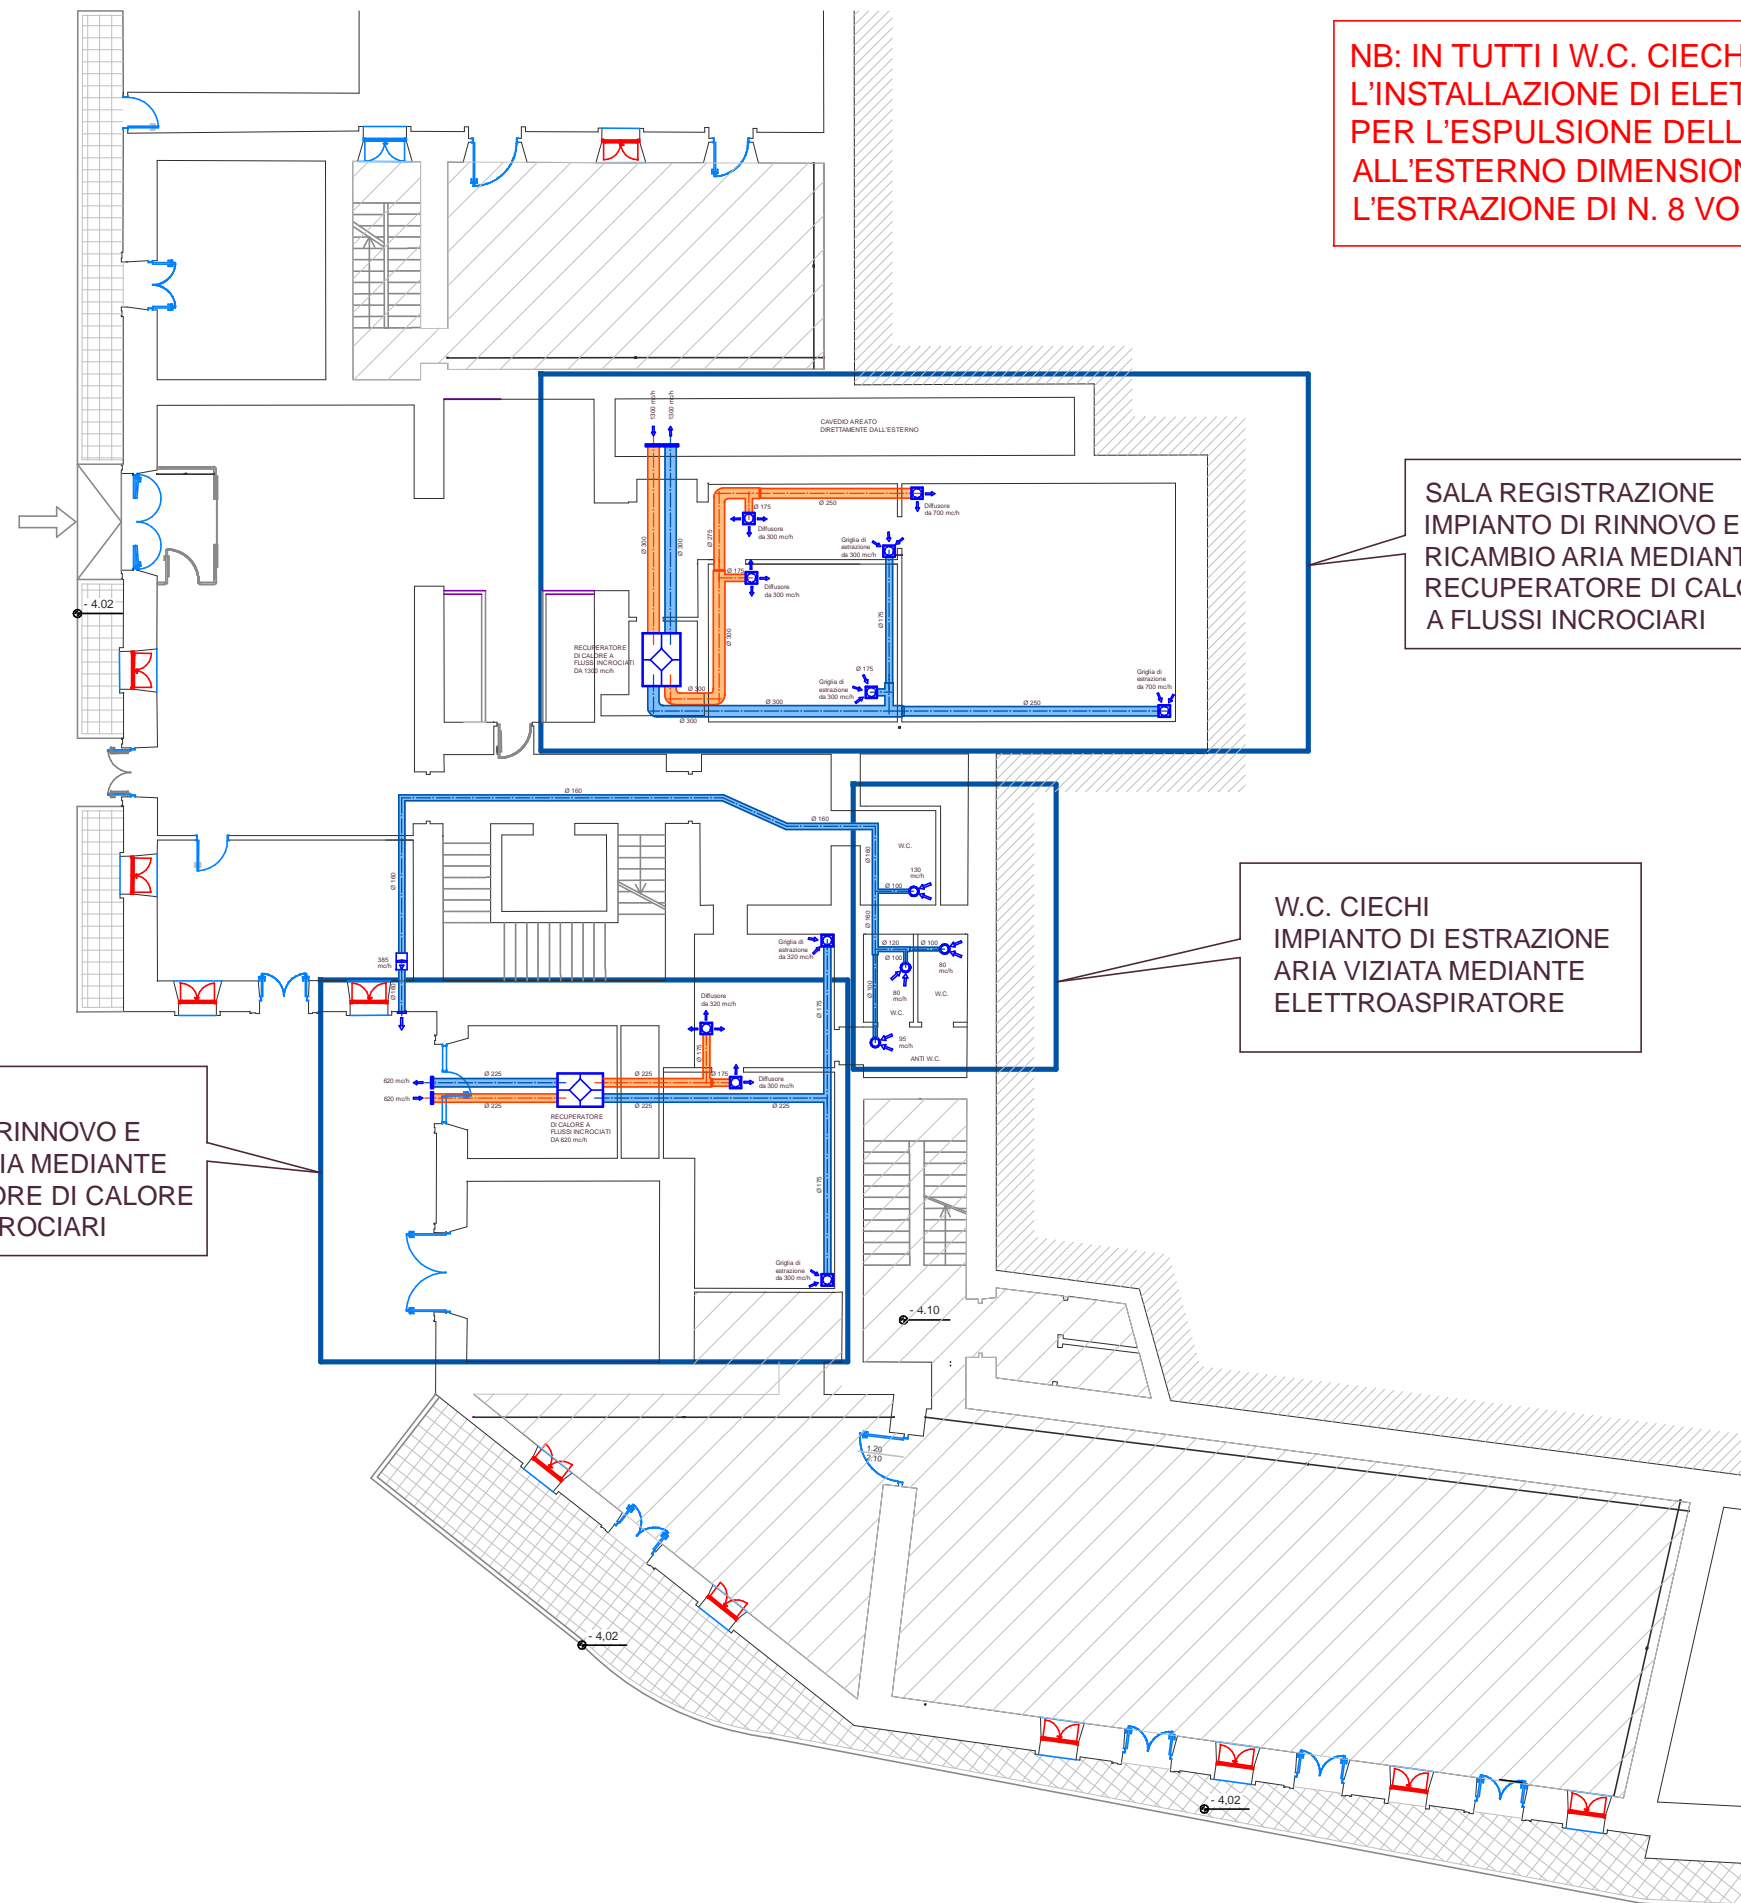

NB: IN TUTTI I W.C. CIECHI E' PREVISTA L'INSTALLAZIONE DI ELETTROASPIRATORI PER L'ESPULSIONE DELL'ARIA VIZIATA ALL'ESTERNO DIMENSIONATI PER GARANTIRE L'ESTRAZIONE DI N. 8 VOL/H DI ARIA

SALA REGISTRAZIONE
 IMPIANTO DI RINNOVO E
 RICAMBIO ARIA MEDIANTE
 RECUPERATORE DI CALORE
 A FLUSSI INCROCIARI

W.C. CIECHI
 IMPIANTO DI ESTRAZIONE
 ARIA VIZIATA MEDIANTE
 ELETTROASPIRATORE

SALA PROVE
 IMPIANTO DI RINNOVO E
 RICAMBIO ARIA MEDIANTE
 RECUPERATORE DI CALORE
 A FLUSSI INCROCIARI

Descrizione:	Elaborato:	Num.	Scala:	Data:	
PROGETTO OSTHELLO: Ostello della gioventu' di Potenza - Adattamento funzionale dell'ex seminario Vescovile Via Vescovado Potenza	IMPIANTI AREAULICI - PIANTA PIANO SEMINTERRATO	IT.01a	1:200	Giu.2018	


W.C. E SPOGLIATOIO CIECHI
 IMPIANTO DI ESTRAZIONE
 ARIA VIZIATA MEDIANTE
 ELETTROASPIRATORE

NB: IN TUTTI I W.C. CIECHI E' PREVISTA
 L'INSTALLAZIONE DI ELETTROASPIRATORI
 PER L'ESPULSIONE DELL'ARIA VIZIATA
 ALL'ESTERNO DIMENSIONATI PER GARANTIRE
 L'ESTRAZIONE DI N. 8 VOL/H DI ARIA

CAMERINI CIECHI
 IMPIANTO DI ESTRAZIONE
 ARIA VIZIATA MEDIANTE
 ELETTROASPIRATORE

AUDITORIUM
 IMPIANTO DI RINNOVO E
 RICAMBIO ARIA MEDIANTE
 RECUPERATORE DI CALORE
 A FLUSSI INCROCIARI

Descrizione:	Elaborato:	Num.	Scala:	Data:	
PROGETTO OSTHELLO: Ostello della gioventu' di Potenza - Adattamento funzionale dell'ex seminario Vescovile Via Vescovado Potenza	IMPIANTI AREALICI - PIANTA PIANO TERRA	IT.01b	1:200	Giù.2018	

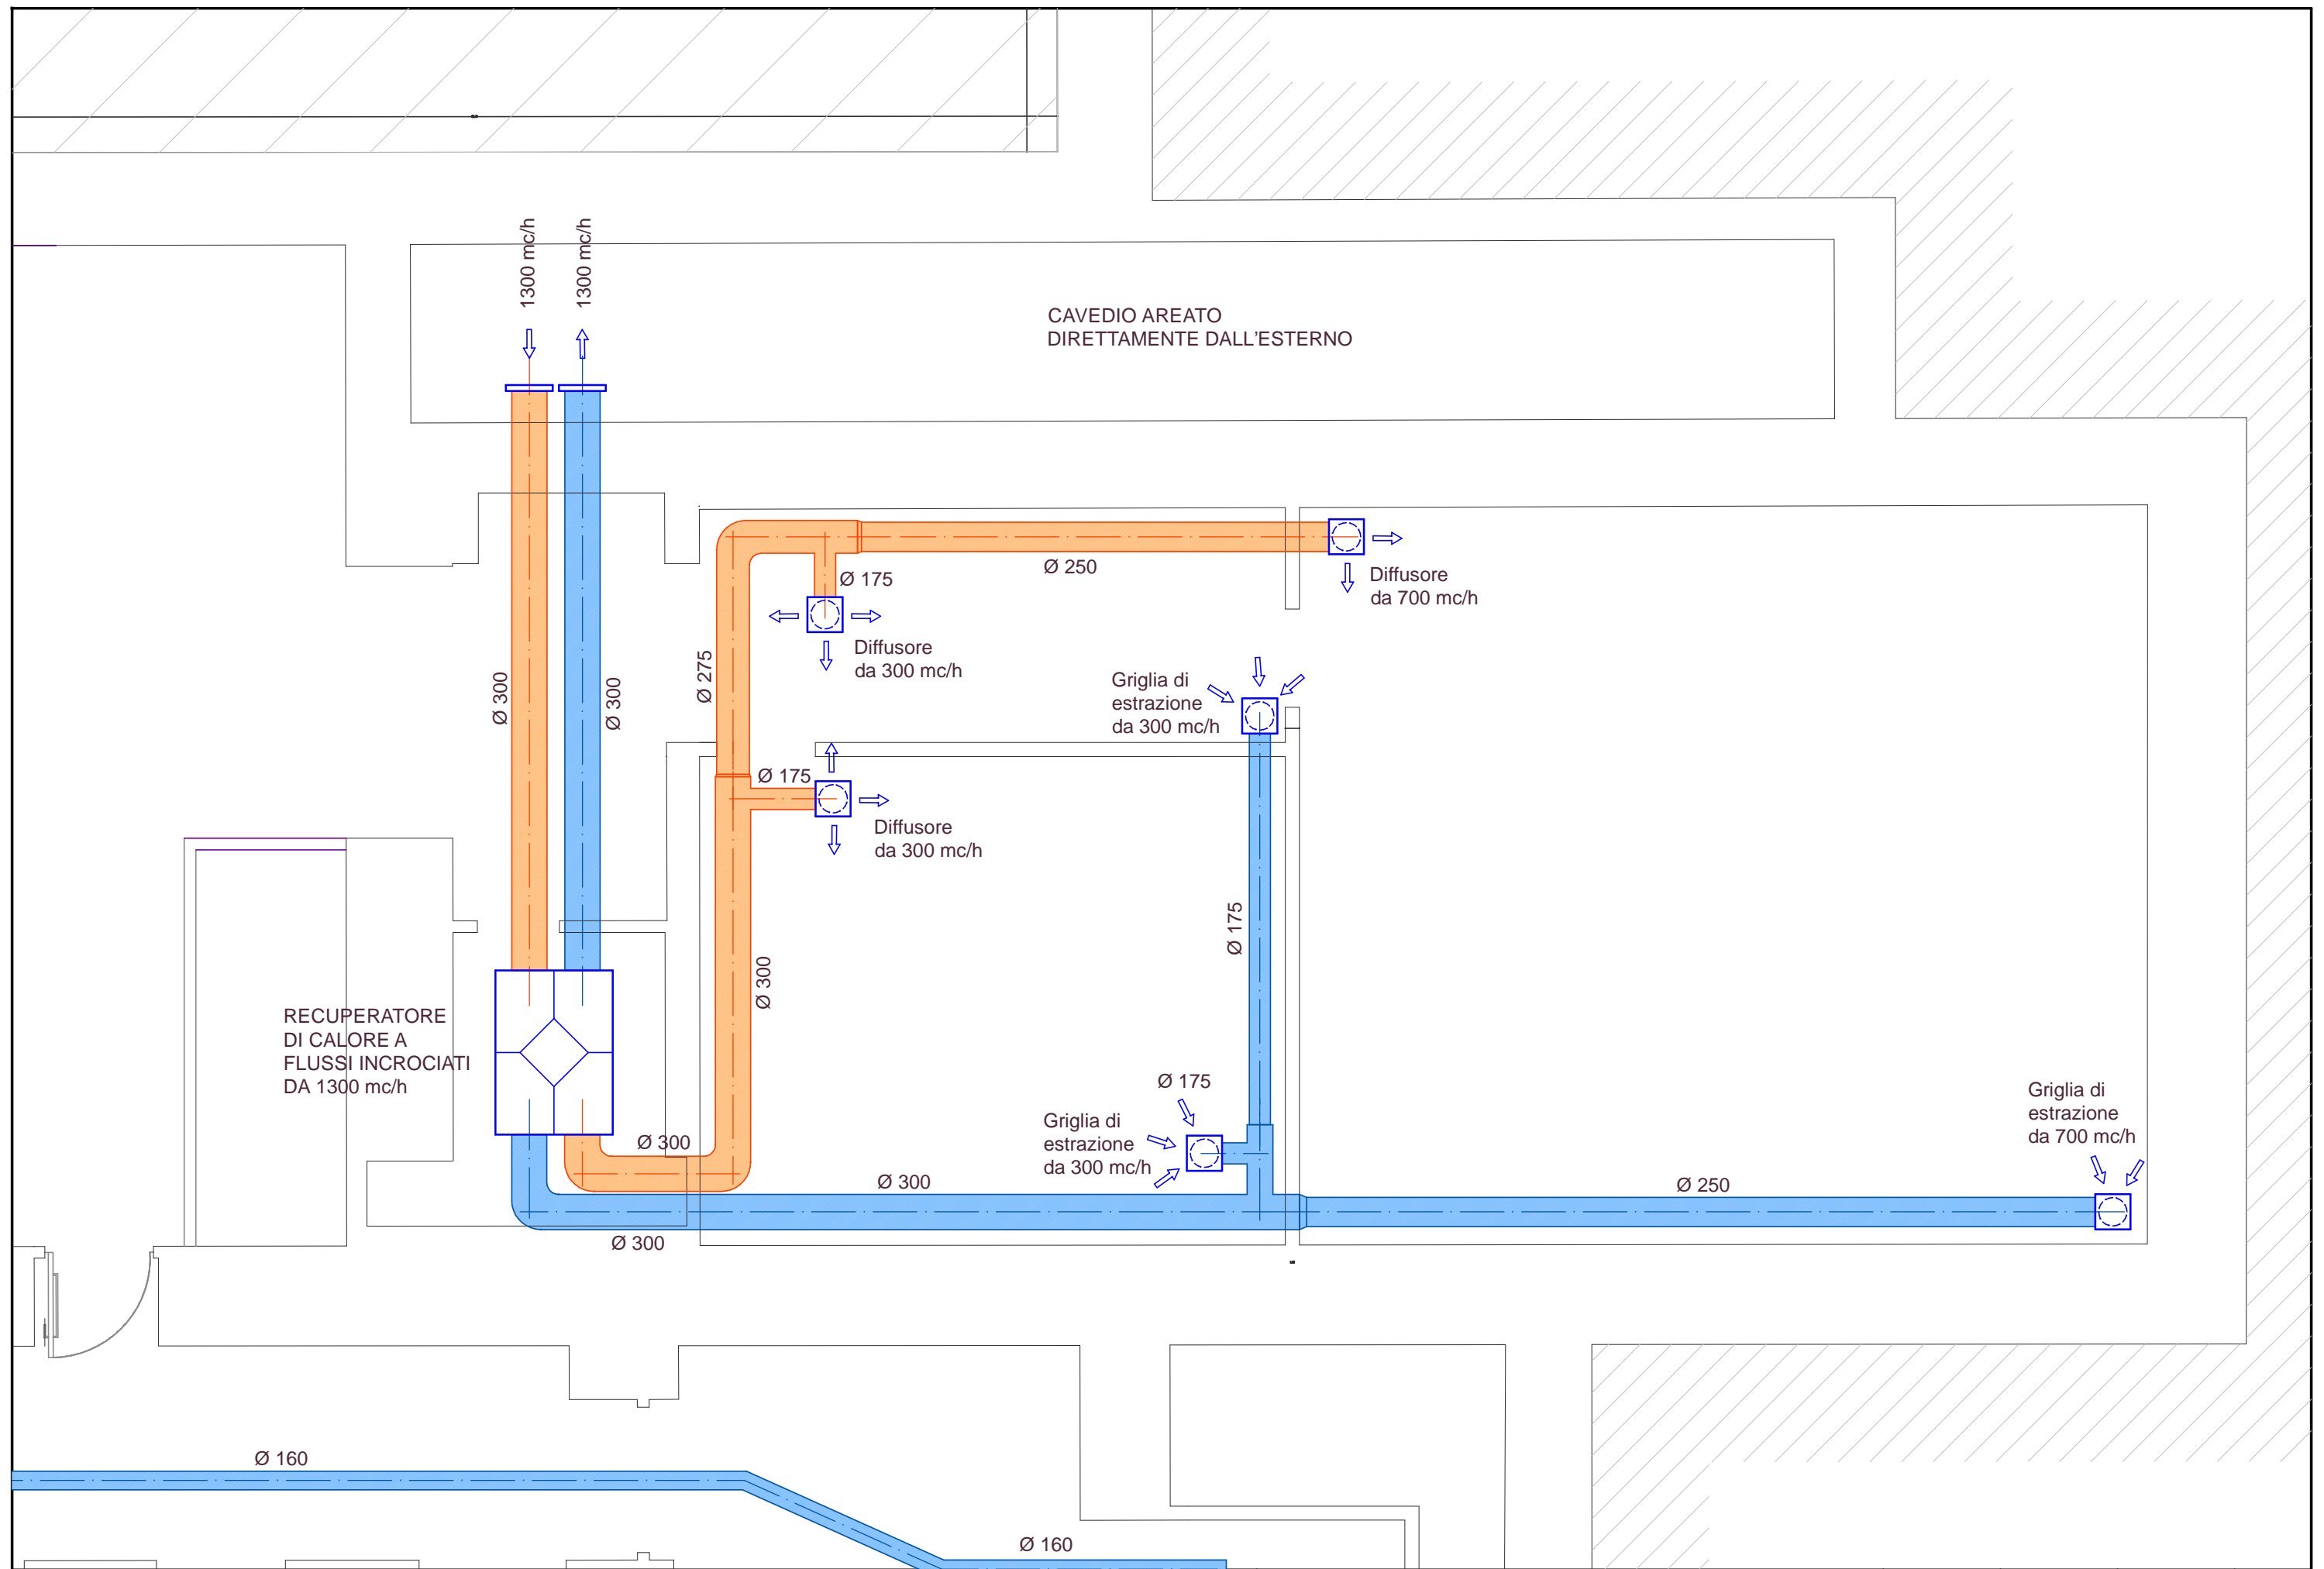

Descrizione:
PROGETTO OSTHELLO: Ostello della gioventu' di Potenza - Adattamento funzionale dell'ex seminario Vescovile
 Via Vescovado Potenza


Elaborato:
IMPIANTI AREAULICI - PIANTA SALA REGISTRAZIONE

Num.
 IT.02

Scala:
 1:50

Data:
 Giu.2018



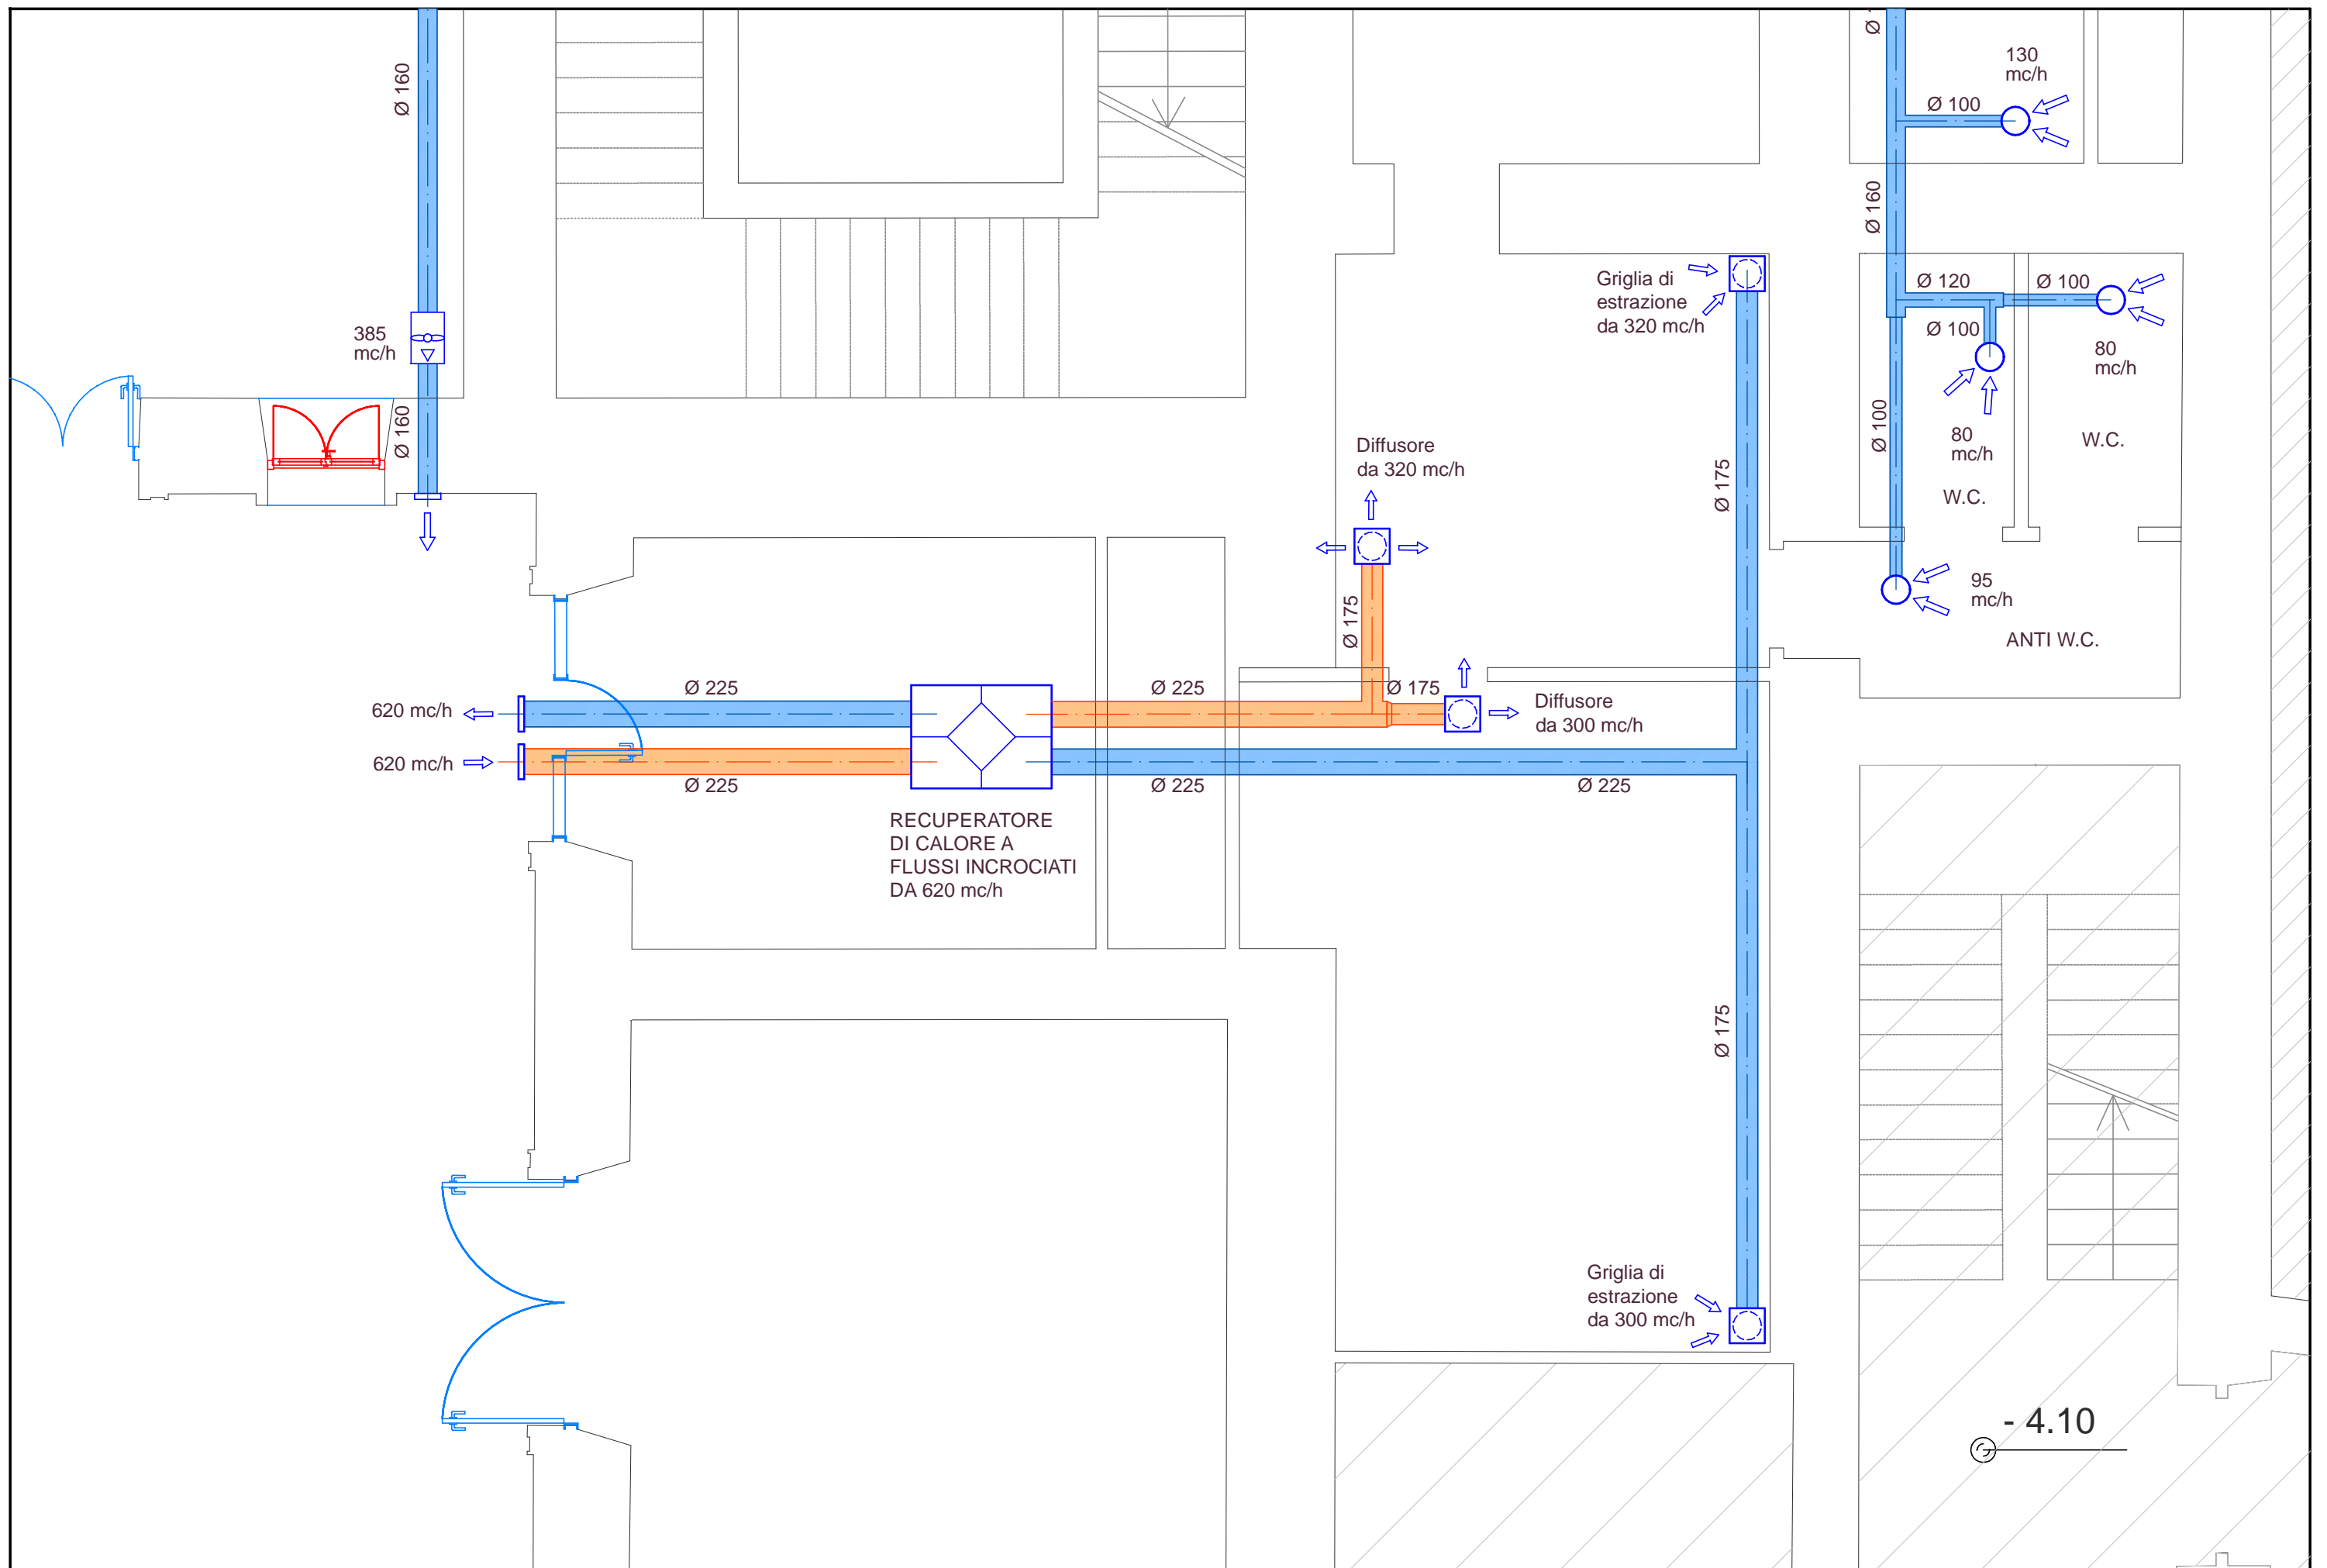

Descrizione:
 PROGETTO OSTHELLO: Ostello della gioventu' di Potenza - Adattamento funzionale dell'ex seminario Vescovile
 Via Vescovado Potenza


Elaborato:
 IMPIANTI AREAULICI - PIANTA SALA PROVE

Num.
 IT.03


Scala:
 1:50

Data:
 Giu.2018



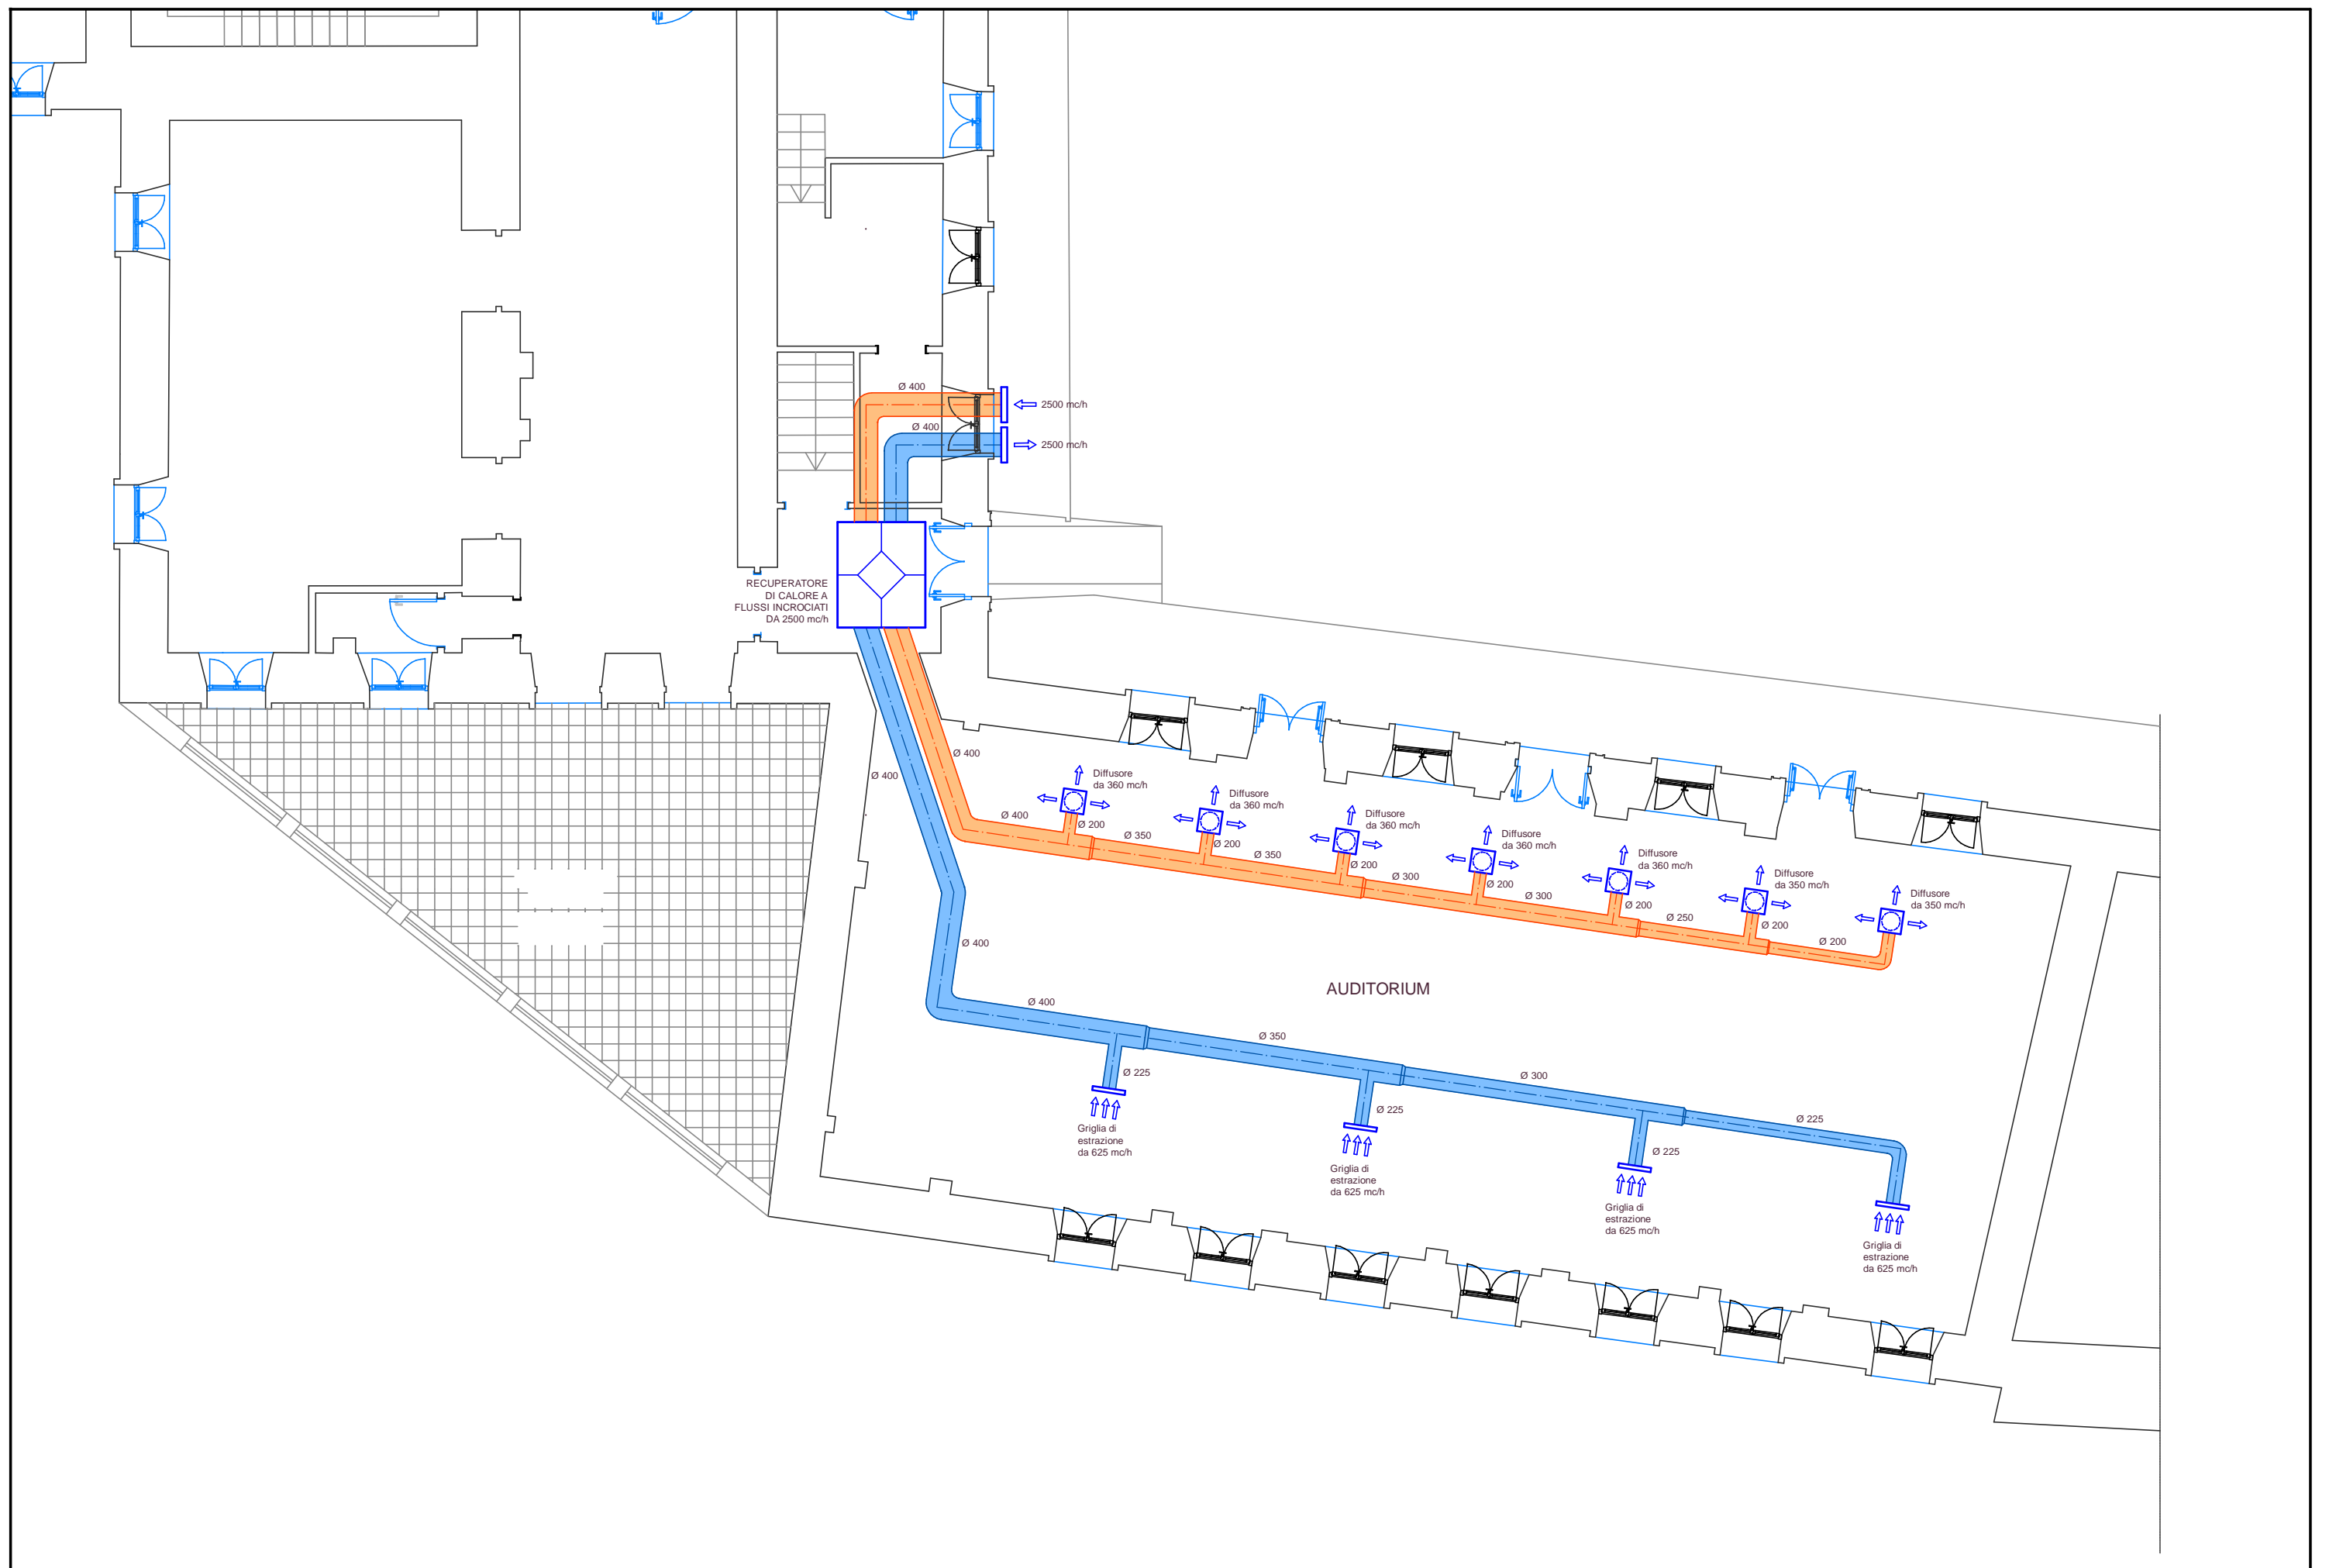

Descrizione:	Elaborato:	Num.	Scala:	Data:	
PROGETTO OSTHELLO: Ostello della gioventu' di Potenza - Adattamento funzionale dell'ex seminario Vescovile Via Vescovado Potenza	IMPIANTI AREAULICI - PIANTA PIANO TERRA "AUDITORIUM"	IT.05	1:100	Giu.2018	

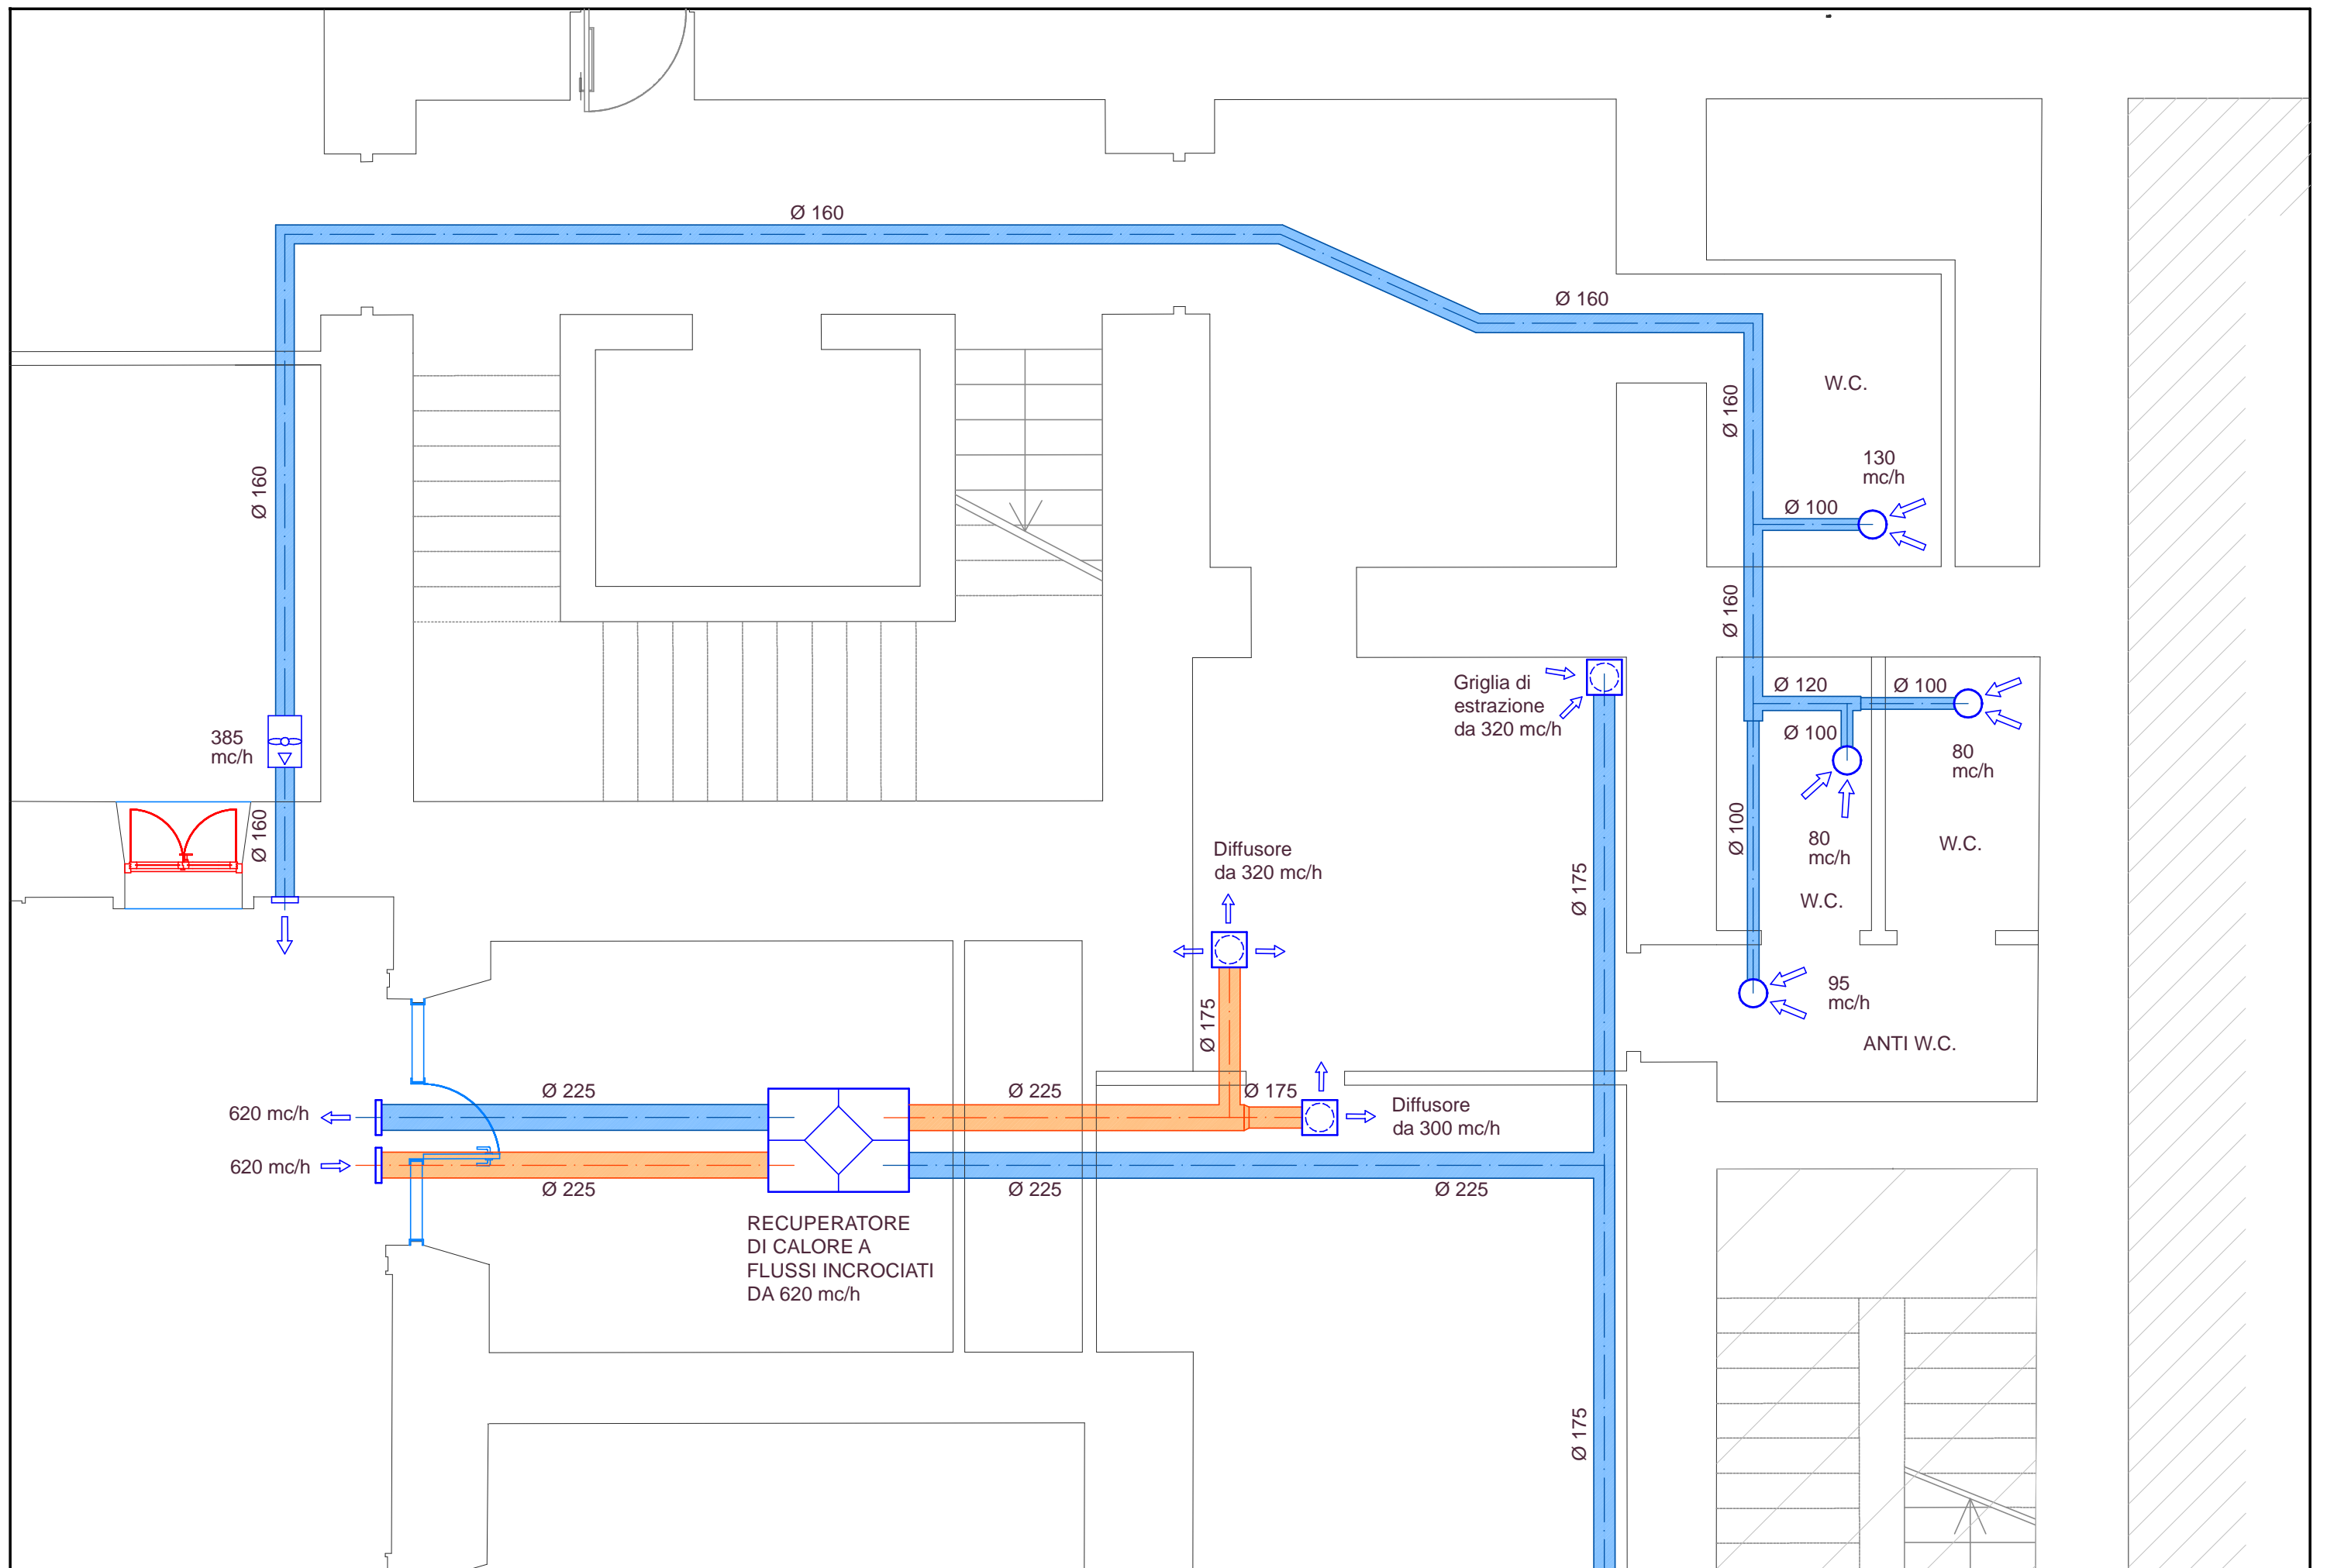

Descrizione: PROGETTO OSTHELLO: Ostello della gioventu' di Potenza - Adattamento funzionale dell'ex seminario Vescovile Via Vescovado Potenza	Elaborato: IMPIANTI AREALICI - ESTRAZIONE ARIA W.C. PIANO SEMINTERRATO	Num. IT.04	Scala: 1:50	Data: Giu.2018	
---	---	---------------	----------------	-------------------	---

